

**GEOLIDAR**  
 05-827 Reda, Powiat Trójmiasto  
 ul. Wolności 23 A  
 Tel. 609 539 299  
 NIP: 524-1725234 REGON: 146669158

**MAPA DO CELÓW PROJEKTOWYCH**

**Objekt:** Wój. mazowieckie Pow. puzoski  
 I. ew. 142/104.2. Miłobanice dz. ew. 442/27  
 Obr. 0008 Opacz Kolonia

Uli: Chabrowa  
 Skala 1:500  
 WGN.6640.3547.2019

Układ współrzędnych pozycyjnych: PLWIG 2000  
 Układ wysokościowy: Konst. 1960  
 Data opracowania mapy: 2019-06-11

Przeistawiona sytuacja jest zgodna ze stanem faktycznym na gruncie w zakresie ograniczonym linią Mapa została wykonana bez ustalenia obciążen służebnościami gruntowymi uciążliwymi w księgach wieczystych. Nie wykazała się istnienia w terenie innych nie wykazanych na niniejszej mapie urządzeń podziemnych, które nie były zgłoszone do inwentaryzacji.

Wykonawca: mgr/ inż. Paweł Trępkowski  
 GŁOŚNICTWO ARCHYWIZACYJNE  
 Wydział Stalek  
 Ul. Piłki 77/89  
 05-824 Wilkowyje, ul. Średnia 9


Wzrostła osoba, za pomocą komputera, w sposób nie godzący w karygodny, w celu realizacji zawartej w opisie technicznym umowy, do ewidencji materiałów państwowego zasobu geodezyjnego i kartograficznego

Organ państwowy, państwowy urząd geodezyjny i kartograficzny  
 Adres: ul. Wolności 23 A, 05-827 Reda  
 Data wystawienia technicznego do ewidencji materiałów państwowego zasobu geodezyjnego i kartograficznego

Staresta Puzoski  
 P:1421.2041.3532  
 04.11.2019

Inż. inż. Marek Szafraniec  
 Kierownik robót

Poswiadczam zgodność treści mapy z mapą do celów projektowych, zarejestrowaną pod numerem WGN.6640.3547.2019

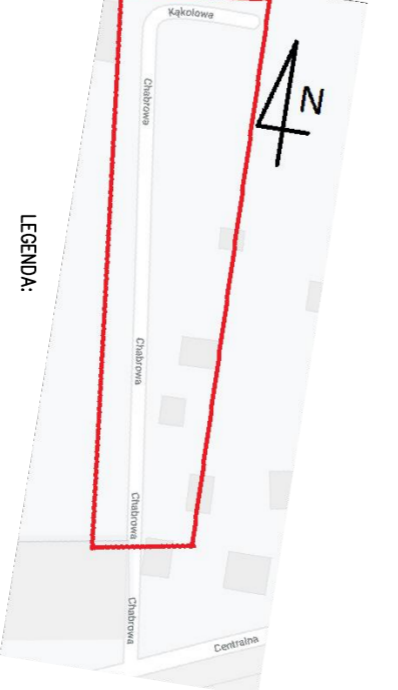

Jednostka projektowa		Ul. Galińskiego 9/75 01-703 Warszawa Tel. 605 990 100, 502 337 895 E-mail: biuro@gwk.com.pl www.gwk.com.pl	
Inwestor		Paweł Bednarzek Ul. Siodkova 30/20 05-816 Opacz Kolonia	
Nazwa opracowania		PROJEKT BUDOWANY sieci wodociągowej w ul. Chabrowej	
Dokumentacja projektowa na budowę sieci wodociągowej w ul. Chabrowej i Kąkolowej w Opaczu Kolo			
Nazwa opracowania		PROJEKT ZAGOSPODAROWANIA TERENU	
Typ opracowania		PROJEKT BUDOWANY sieci wodociągowej w ul. Chabrowej	
Nazwa projektu		W ul. Chabrowej i Kąkolowej w Opaczu Kolo	
Forma		Układanie	
Opis		7/2008/05	
Opis		W zakresie inst. serwit.	
Opis		Inż. Barbara Adamska	
Opis		MAZ/2019/000509	
Opis		W zakresie inst. serwit.	
Opis		Inż. Agnieszka Halińska	
Opis		W zakresie inst. serwit.	
Data		07/2019	
Skala		1:500	
Nr rys.		1	